


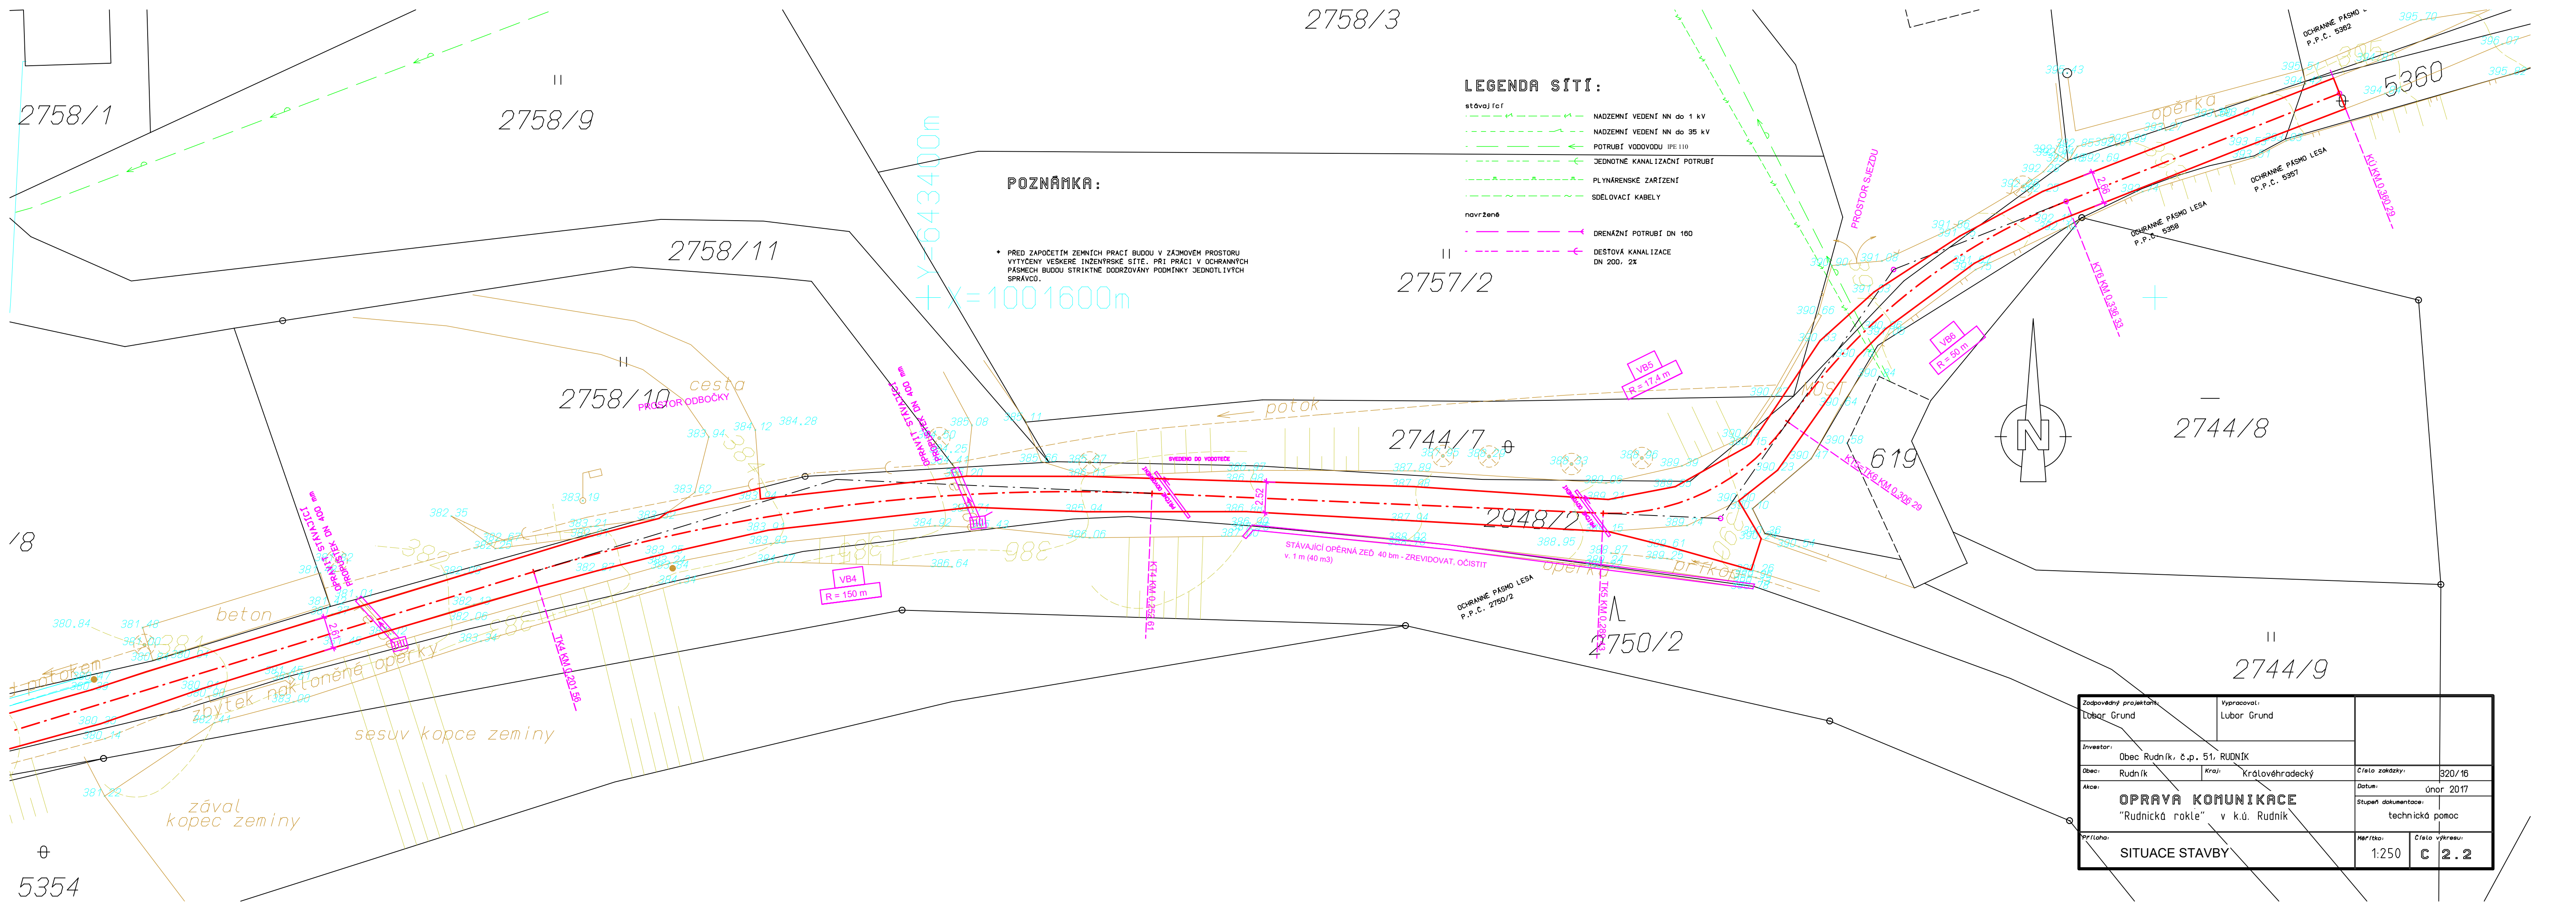

LEGENDA SÍTÍ:

- stávající
- NADZEMNÍ VEDENÍ NN do 1 kV
 - NADZEMNÍ VEDENÍ NN do 35 kV
 - POTRUBÍ VODOVODU IPE 110
 - JEDNOTNÉ KANALIZAČNÍ POTRUBÍ
 - PLYNÁRENSKÉ ZARÍZENÍ
 - SDELOVACÍ KABELY
- navržené
- DRENÁŽNÍ POTRUBÍ DN 160
 - DESTOVÁ KANALIZACE DN 200, 2X

POZNÁMKA:

• PŘED ZAPOČETÍM ZEMNÍCH PRACÍ BUDOU V ZÁJMOVÉM PROSTORU VYTÝCENY VEŠKERÉ INŽENÝRSKÉ SÍŤE. PŘI PRÁCI V OCHRANNÝCH PÁSMECH BUDOU STRIKTNĚ DODRŽOVÁNY PODMÍNKY JEDNOTLIVÝCH SPRÁVCŮ.

Zodpovědný projektant: Lubor Grund		Vyraboval: Lubor Grund	
Investor: Obec Rudník, č.p. 51, RUDNÍK		Číslo zakázky: 320/16	
Obec: Rudník	Kraj: Královéhradecký	Datum: únor 2017	
Akce: OPRAVA KOMUNIKACE "Rudnická rokle" v k.ú. Rudník		Stupeň dokumentace: technická pomoc	
Průloha: SITUACE STAVBY		Měřítko: 1:250	Číslo výkresu: C 2.2